

B	MODIFICATION SELON REUNION CONCESSIONNAIRE EN DATE DU 06/08/2013	14/06/2013
A	EDITION ORIGINALE	17/05/2013
INDICE	MODIFICATIONS	DATE

ECHELLE : 1/1000		NOM	VISA
N° DE DOSSIER	13 8000-01	REDACTEUR	M.MIHERE / M.AMATE
Nom FICHER	F7-4B_8000-01.DGN	VERIFICATEUR	C.VIGURAUD
		APPROBATEUR	P. BOURRAS



Reçu au Comité de l'échelle le 28 septembre 2015

LEGENDE PLAN DE MASSE :

PERIMETRE DE LA ZAC "LES EMPALLIERES"

LIMITE TRANCHE FERME - TRANCHE CONDITIONNELLE

LIMITE TRANCHE CONDITIONNELLE - OPTION TRANCHE CONDITIONNELLE

BORDURE BETON T4

BORDURE BETON A2

CHAÎNETTE EN PAVE

LAME EN ACIER SERVANT DE DELIMITATION ENTRE LE PIÉTONNIER ET LA PISTE CYCLABLE

CANIVEAU

MUR ANTI-BRUIT

SENS DE CIRCULATION

COTATION PROJET

AXE EN PLAN - VOIRIE A CREER

CÔTE ALTIMETRIQUE PROJET FINI

ACCES AUX LOTS (POSITION A VALIDER)

ACCES AUX RIVERAINS

PASSERELLE BOIS A CREER

HAUT DE TALUS

BAS DE TALUS

VOIRIE DE CIRCULATION TRAITEE EN ENROBE

TROTTOIR TRAITE EN BETON DESACTIVE

PISTE CYCLABLE TRAITEE EN BETON DESACTIVE

PASSAGE EN SURELEVATION EN BETON DESACTIVE

PARCELLES PRIVATIVES A CEDER

ZONE AGRICOLE A CONSERVER

ZONE HUMIDE A AMENAGER

ESPACE VERT COMMUN A AMENAGER

BASSIN DE RETENTION A AMENAGER

NOUVE PAYSAGERIE DE RETENTION

NOUVE PAYSAGERIE DE TRANSIT

MUR EN GABION EN EXTREMITÉ DE NOUËS

LEGENDE PLAN TOPOGRAPHIQUE :

ROUTE

CHEMIN, ALLÉE

MUR

MUR DE SOUTÈNEMENT

HAE VIVE

CLOTURE

GRILLAGE

HAUT TALUS

BAS TALUS

ECOULEMENT

COURSE MAÎTRESSE

COURSE ORDINAIRE

COURSE INCERTAINE

LIMITE DE PARCELLE

BATI DUR, BATI LEGER

POTEAUX PTT, BT et MT

LAMPADAIRES

FEUX TRICOLORS

PANNEAUX DE SIGNALISATION

CATENAIRE ET PORTES CATENAIRE

PUISER PORTAL

REGARDS TE, BE, EP, GDF, EDF, PTT, BI

PLAQUES

GRILLE D'ASSAINISSEMENT, AVALOIR

ARBRES DIVERS

ZONE BOSEE

POINT ALTIMETRIQUE COTE

POINT ALTIMETRIQUE FIL D'EAU COTE

LEGENDE RESEAU D'ADDUCTION EN EAU BRUTE :

RESEAU SCP EXISTANT A DEPOSER

RESEAU SCP EXISTANT

RESEAU EAU BRUTE A CREER Ø900mm

BRANCHEMENT EAU BRUTE A CREER Ø150mm

BRANCHEMENT EAU BRUTE

POTEAU INCENDIE Ø150mm

LEGENDE RESEAU D'ARROSAGE :


RESEAU D'ARROSAGE

RESEAU ARROSAGE PRIMAIRE A CREER Ø900mm

VANNE

COFFRET ARROSAGE

REGARD ARROSAGE

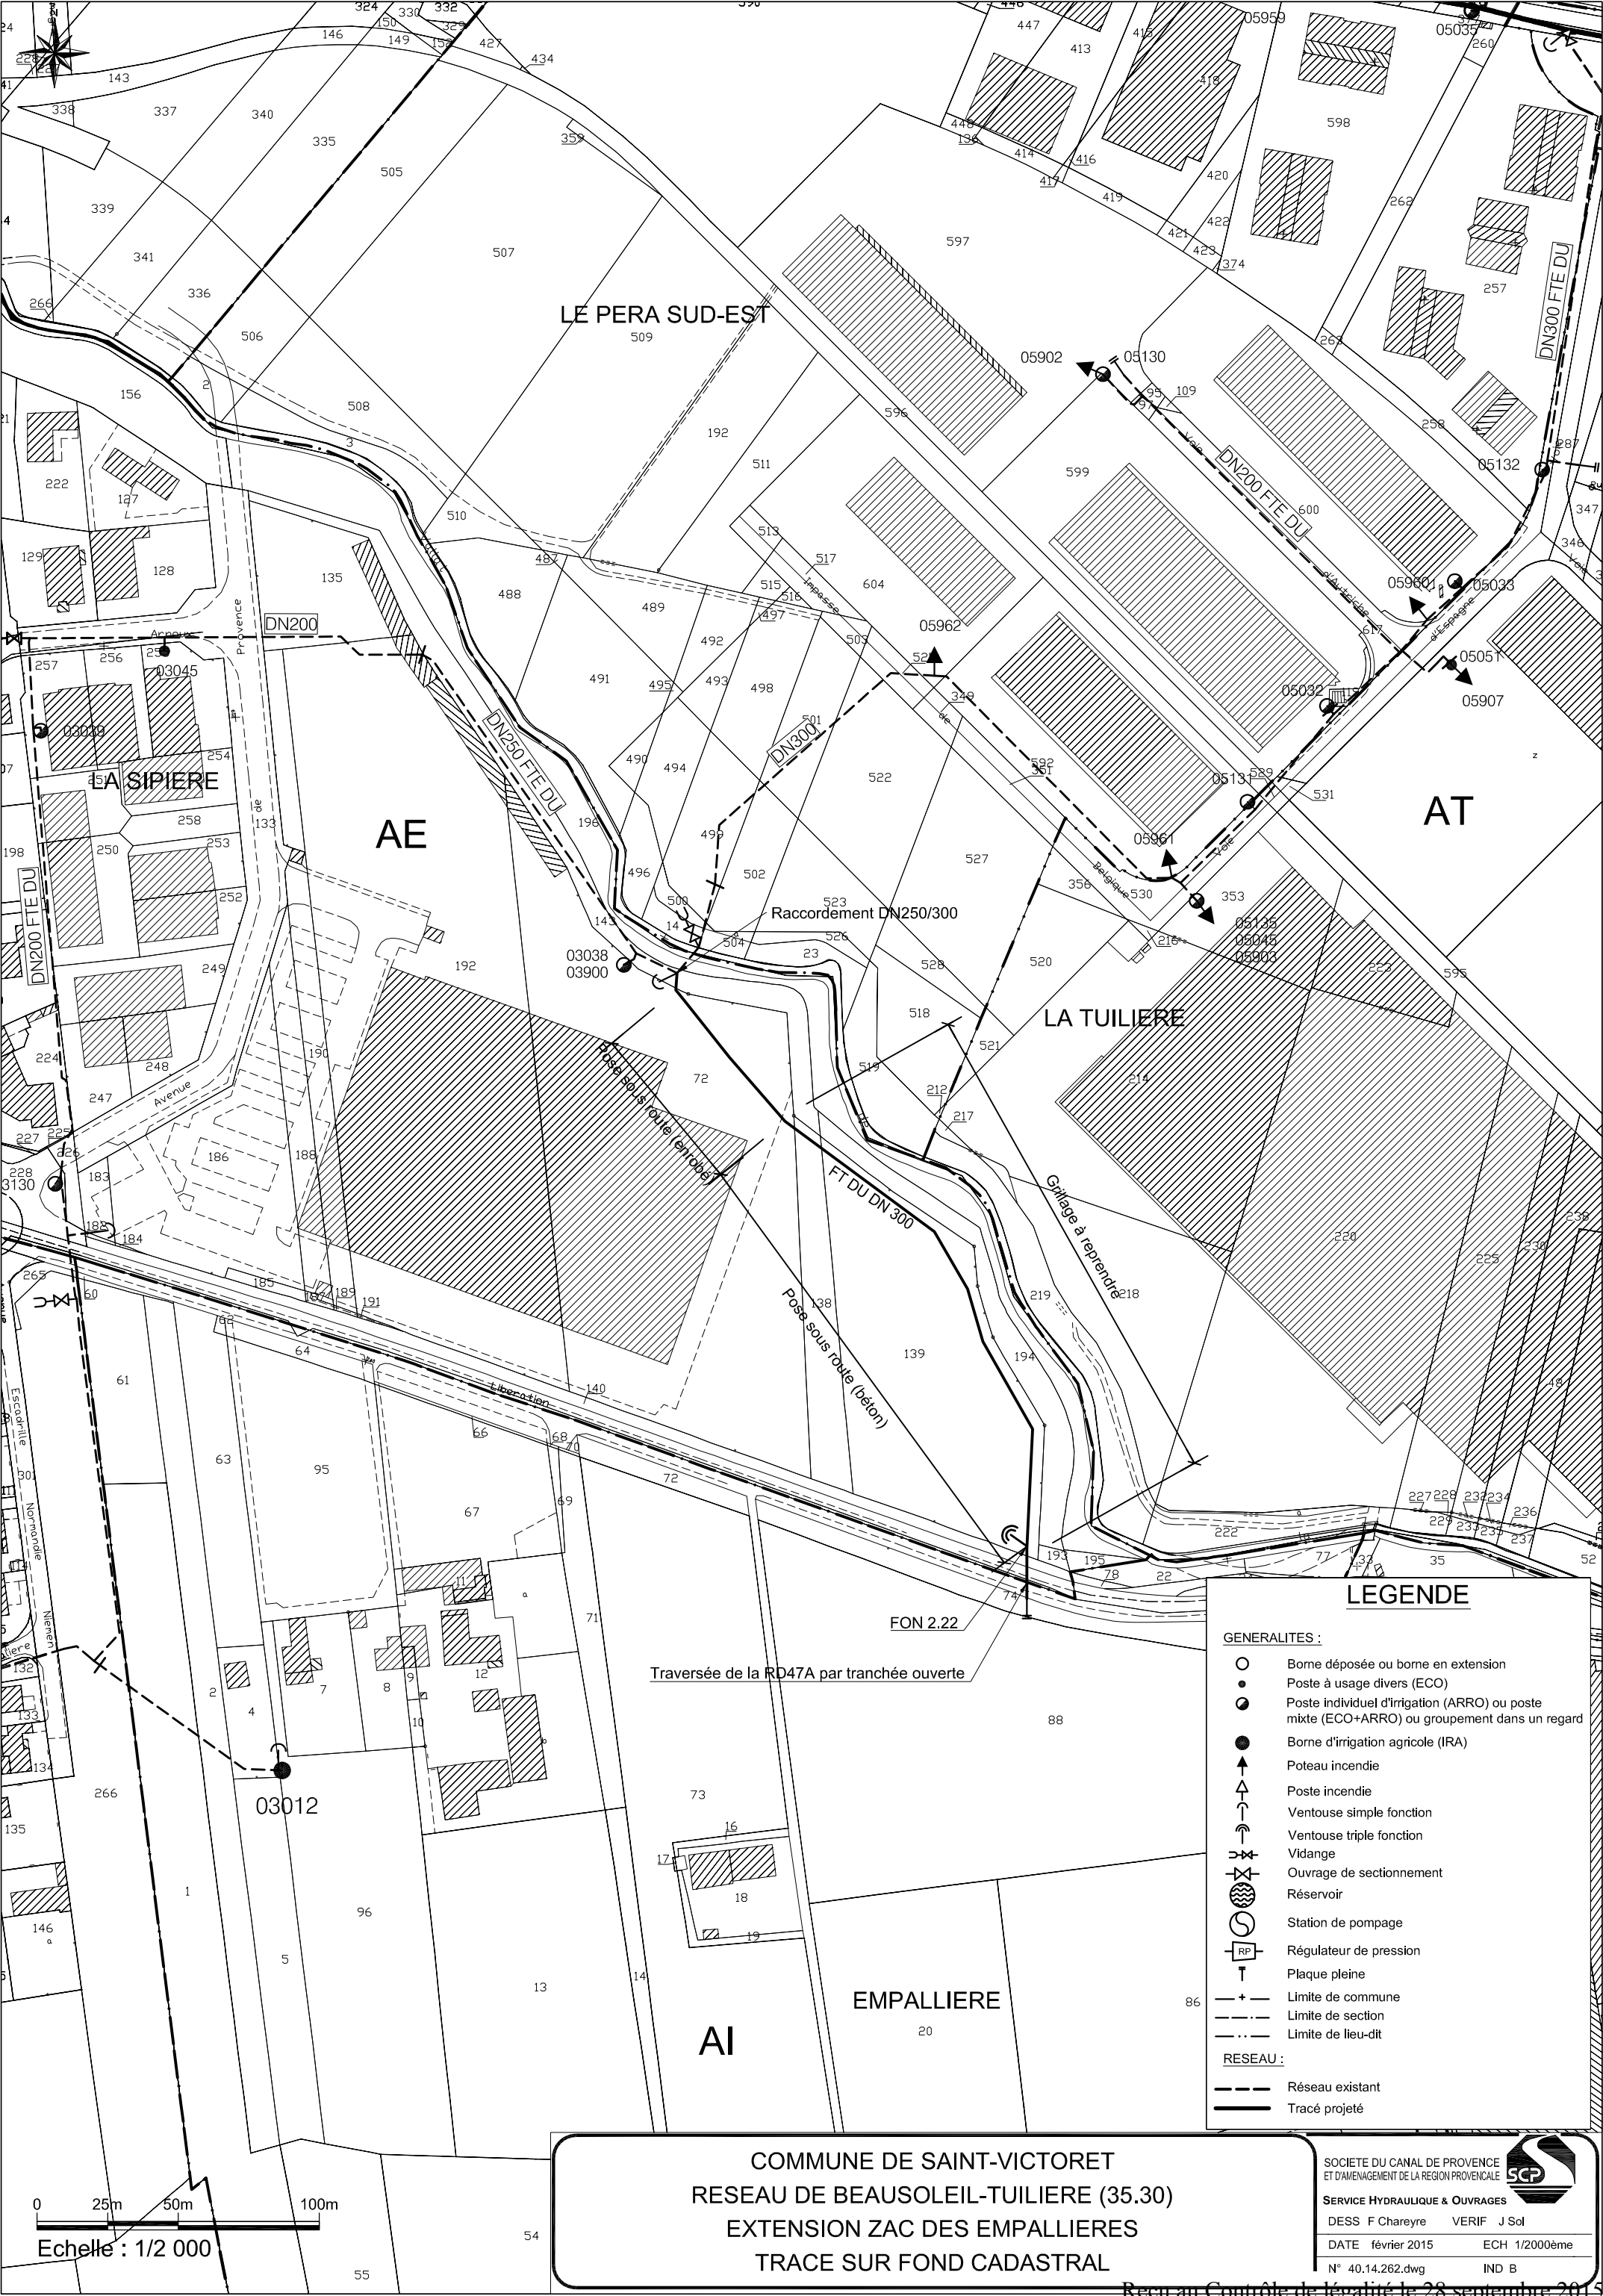

LEGENDE

- GENERALITES :
- Borne déposée ou borne en extension
 - Poste à usage divers (ECO)
 - Poste individuel d'irrigation (ARRO) ou poste mixte (ECO+ARRO) ou groupement dans un regard
 - Borne d'irrigation agricole (IRA)
 - Poteau incendie
 - Poste incendie
 - Ventouse simple fonction
 - Ventouse triple fonction
 - Vidange
 - Ouvrage de sectionnement
 - Réservoir
 - Station de pompage
 - Régulateur de pression
 - Plaque pleine
 - Limite de commune
 - Limite de section
 - Limite de lieu-dit
- RESEAU :
- Réseau existant
 - Tracé projeté

COMMUNE DE SAINT-VICTORET
RESEAU DE BEAUSOLEIL-TUILLIERE (35.30)
EXTENSION ZAC DES EMPALLIERES
TRACE SUR FOND CADASTRAL

SOCIETE DU CANAL DE PROVENCE
ET D'AMENAGEMENT DE LA REGION PROVENCALE



SERVICE HYDRAULIQUE & OUVRAGES

DESS F Chareyre VERIF J Sol

DATE février 2015 ECH 1/2000ème

N° 40.14.262.dwg IND B