


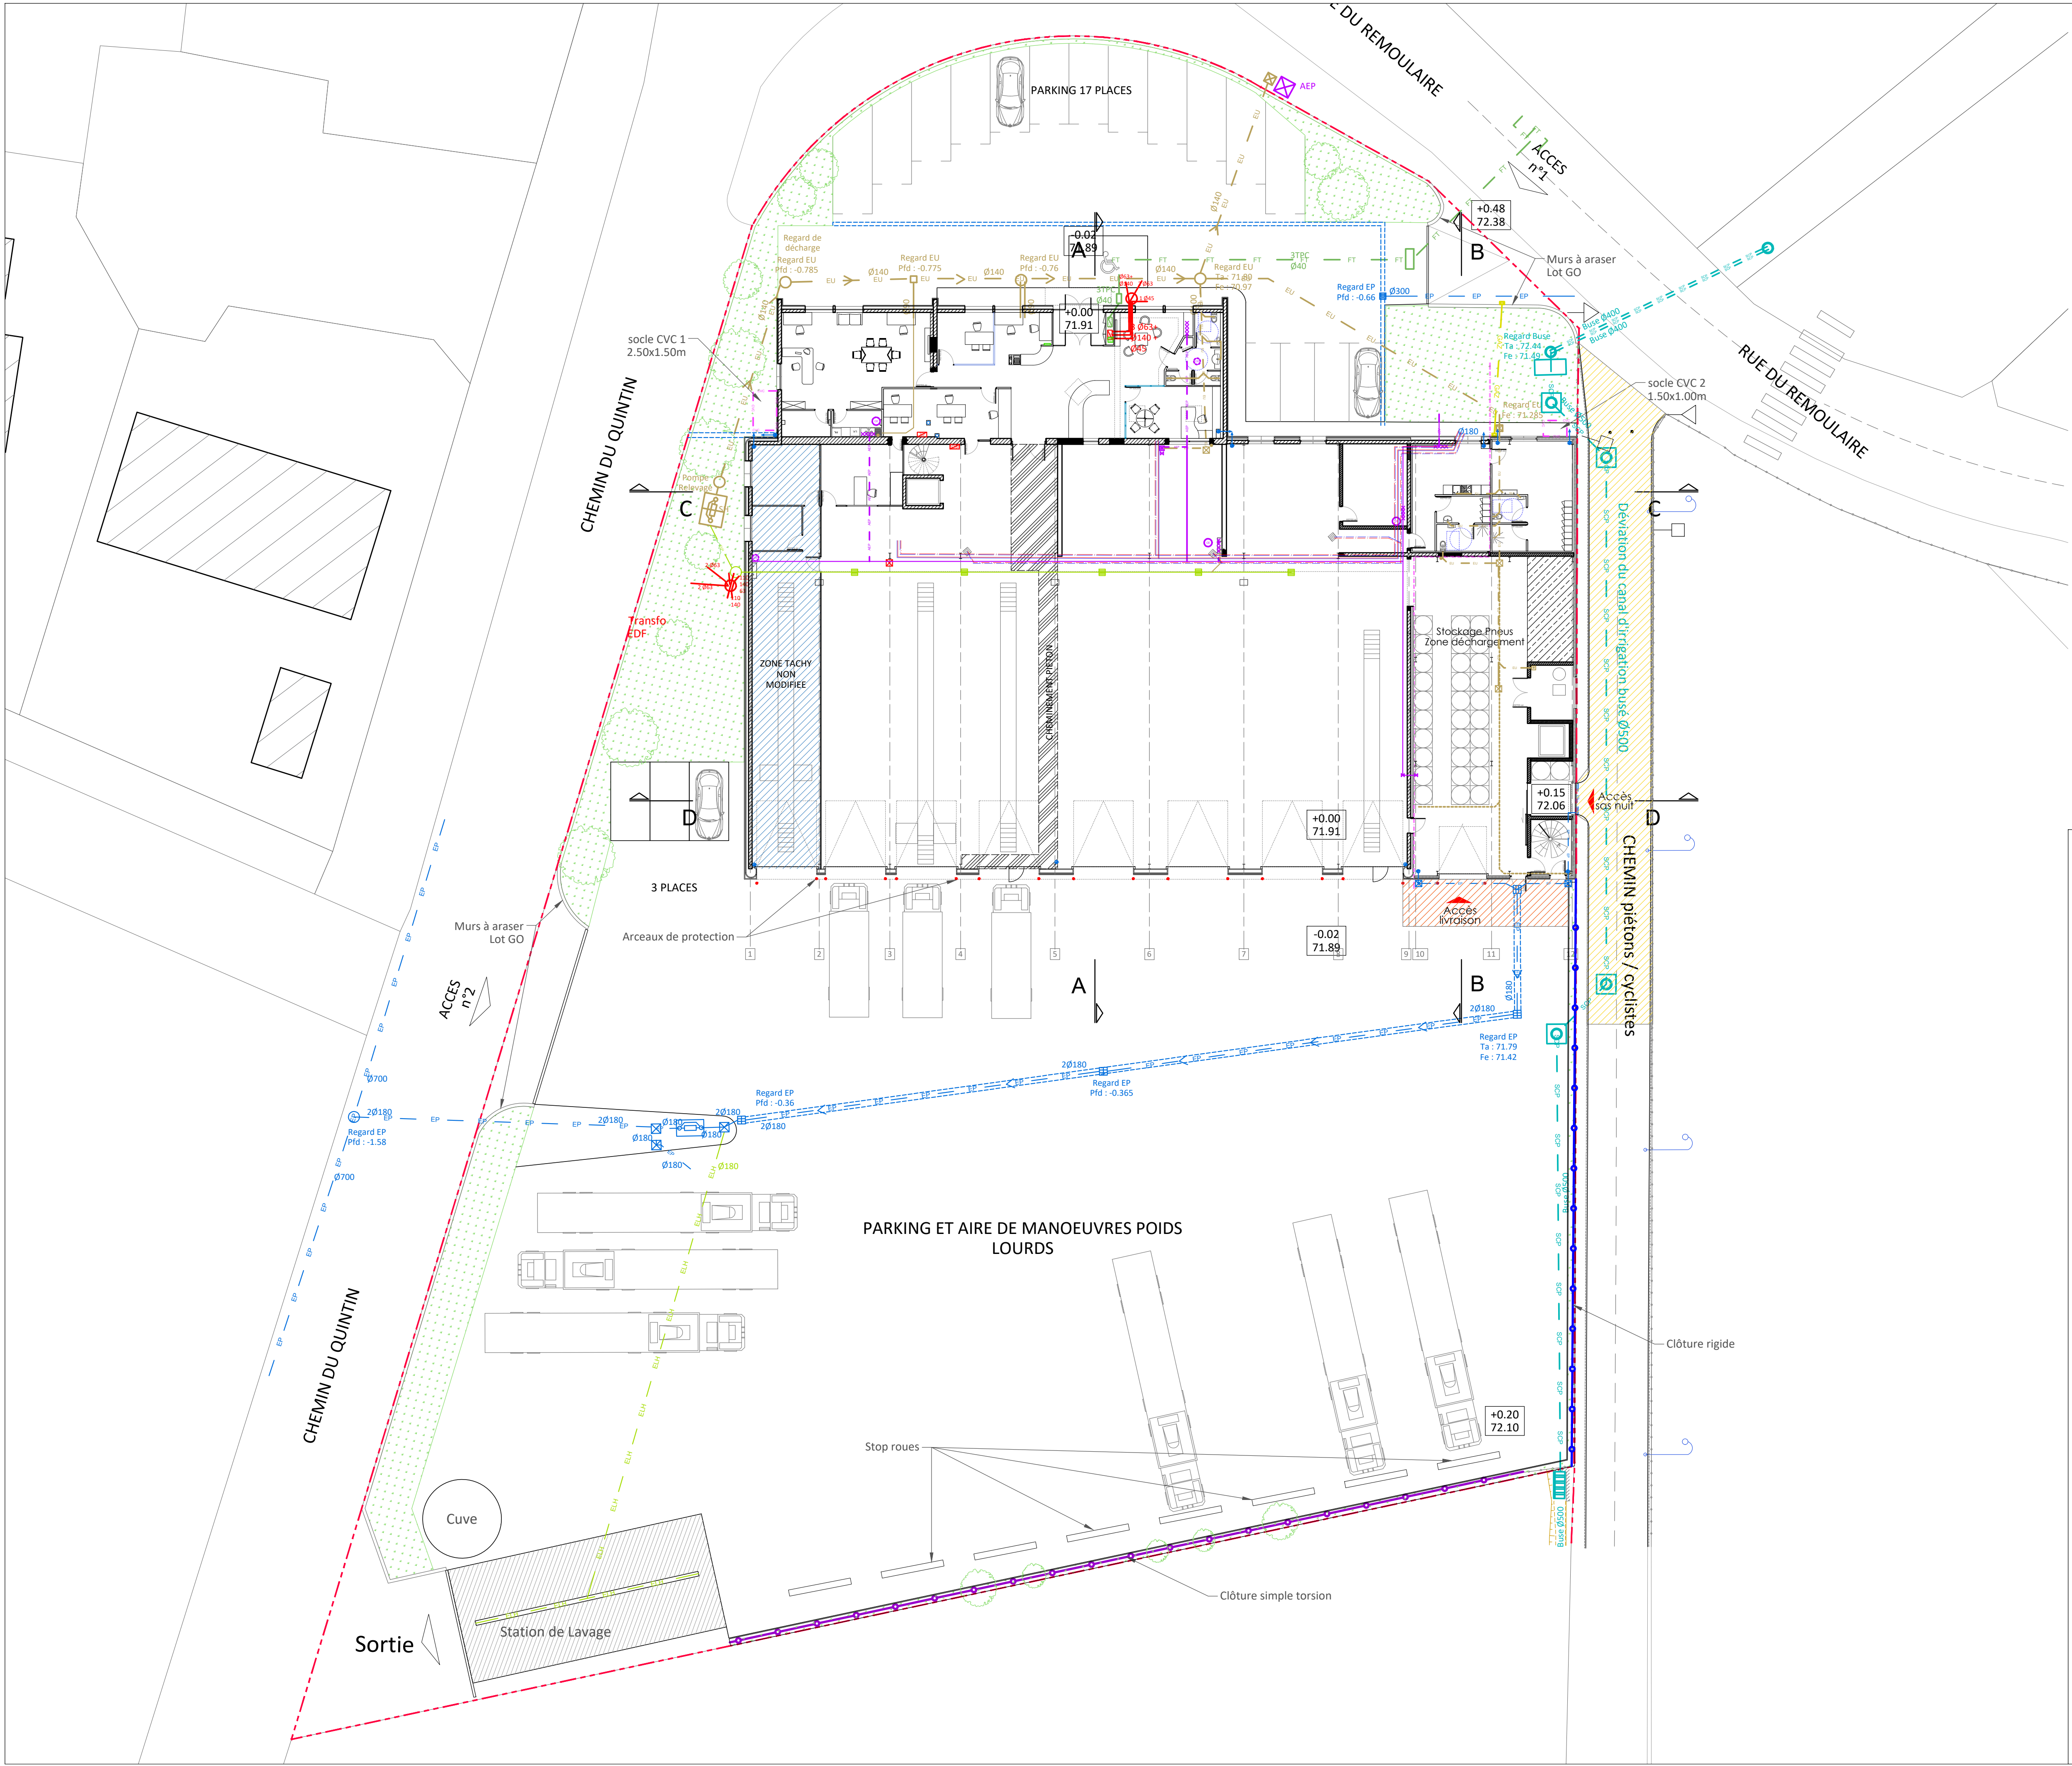

LÉGENDE RÉSEAUX SECS	COURANTS FORTS		COURANTS FAIBLES	
	— CFO	— Réseau CFO	— CFA	— Réseau CFA
	☒	Regard CFO	☒	Chambre de tirage
	☒	Tableau divisionnaire	CVC	
LÉGENDE RÉSEAUX HUMIDES	⚡	Alimentation	Réseaux frigorifiques - PAC - Canalisations frigorifiques	
	⤿	Candélabre	— CVC	— Réseaux frigorifiques - PAC - Canalisations frigorifiques
	EAUX PLUVIALES		ADDUCTION EN EAU POTABLE	
	— EP	— Réseau EP	— AEP	— Réseau AEP
	☒	Regard à grille	☒	Regard
	○	Regard	EAUX USÉES / EAUX VANNES	
	CANAL D'IRRIGATION		— EU	— Réseau EU / EV
	— Réseau SCP	— Réseau SCP	☒	Regard
		○	Regard	
		▨	Voirie série légère	
		▨	Voirie série lourde	

OPERATION : Extension d'un atelier pour poids lourds
PYRAME PNEUS
54 rue du Rémoulaire - ZA de la Gandonne
13 300 SALON DE PROVENCE

MAITRE D'OUVRAGE : SCI LANFANT représentée par M.Pyrame
295 Route de la Tour d'Arbois
13 290 AIX EN PROVENCE

PHASE : PRO / DCE

IND.	DATE	PAR	MODIFICATIONS	REFERENCE DOSSIER : 389
				DESIGNATION DOCUMENT : Projet PLAN MASSE RESEAUX
NOM DOCUMENT : PRO 12				
DATE : 11/12/2019		ECHELLE : 1/200		
NOTES :				

QUADRARCHI
Sarl d'Architecture
810 chemin St Jean de Malte
13290 AIX EN PROVENCE
Tél: 04 42 52 98 48
Email : secretariat@quadrarchi.com - Site : www.quadrarchi.com